


三条地域水道用水供給企業団 浄水場平面図

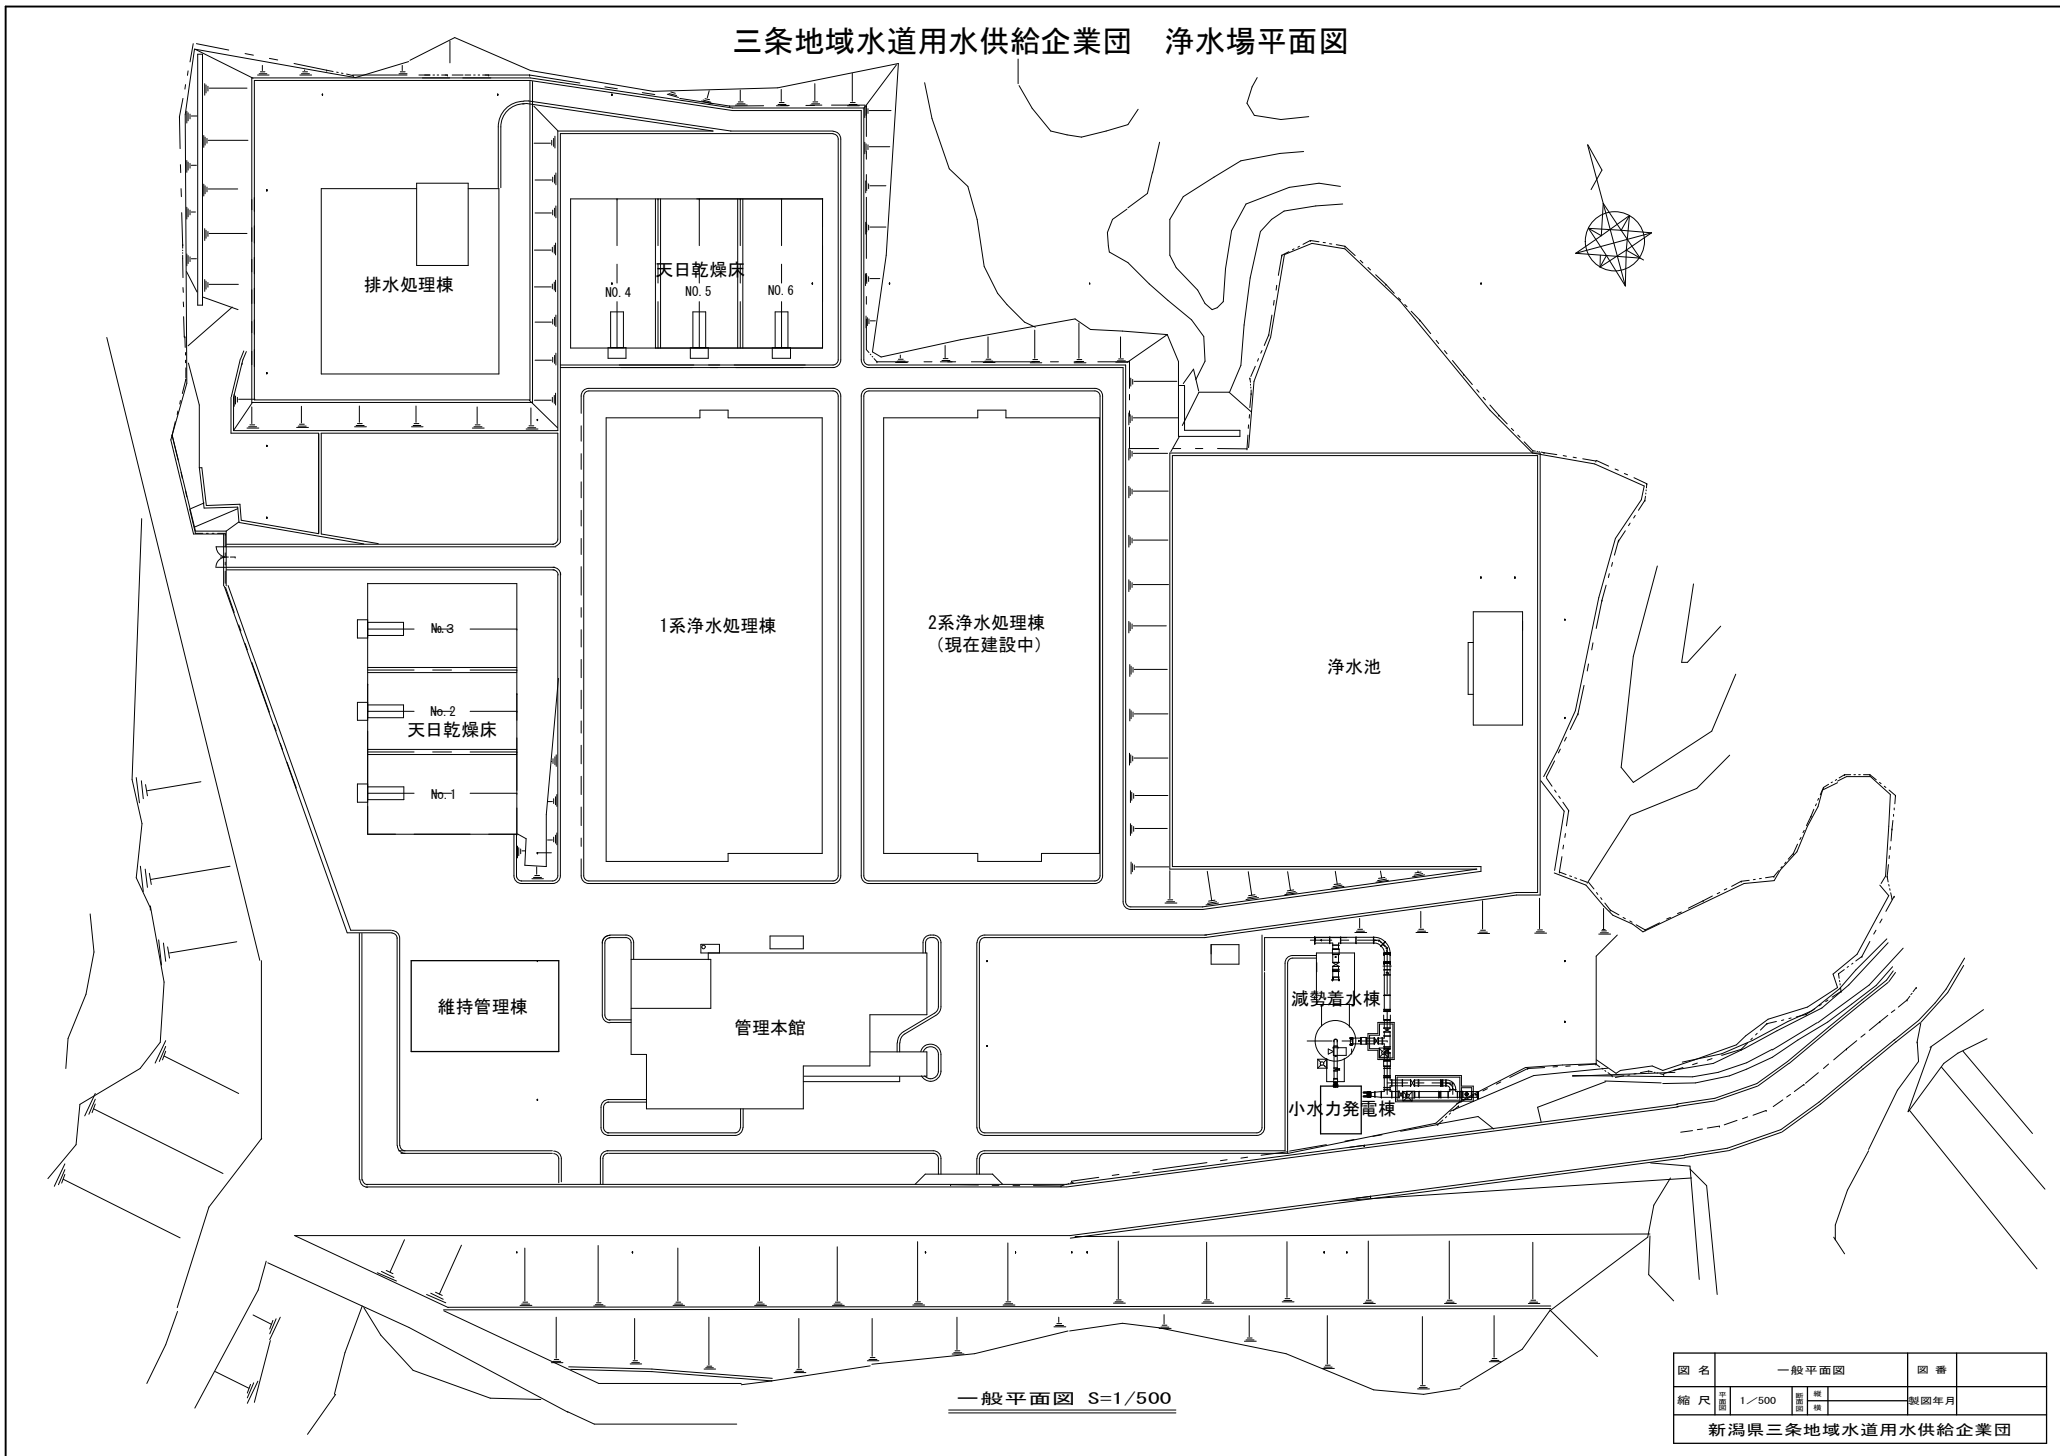

一般平面図 S=1/500

図名	一般平面図		図番	
縮尺	1/500	製図	年月	
新潟県三条地域水道用水供給企業団				